
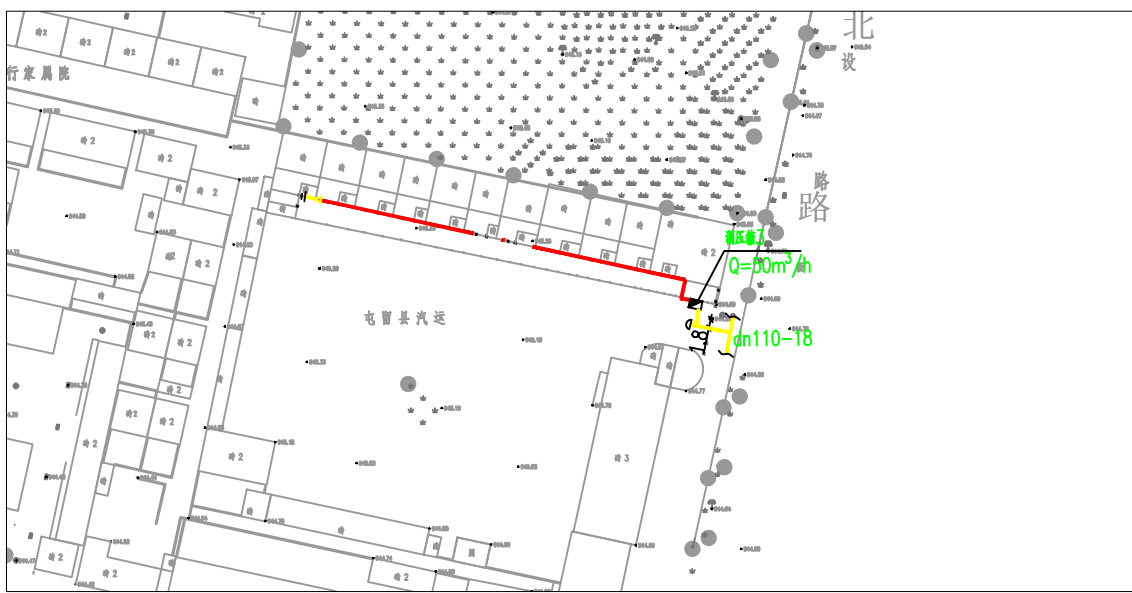


会 签		
JOINT CHECKUP		
月 日	月 日	月 日
给排水		
工艺		
竣工图		
月 日	月 日	月 日
建 筑		
结 构		
电 气		
月 日	月 日	月 日
自 动 控 制		
AUTOMATIC CONTROL		

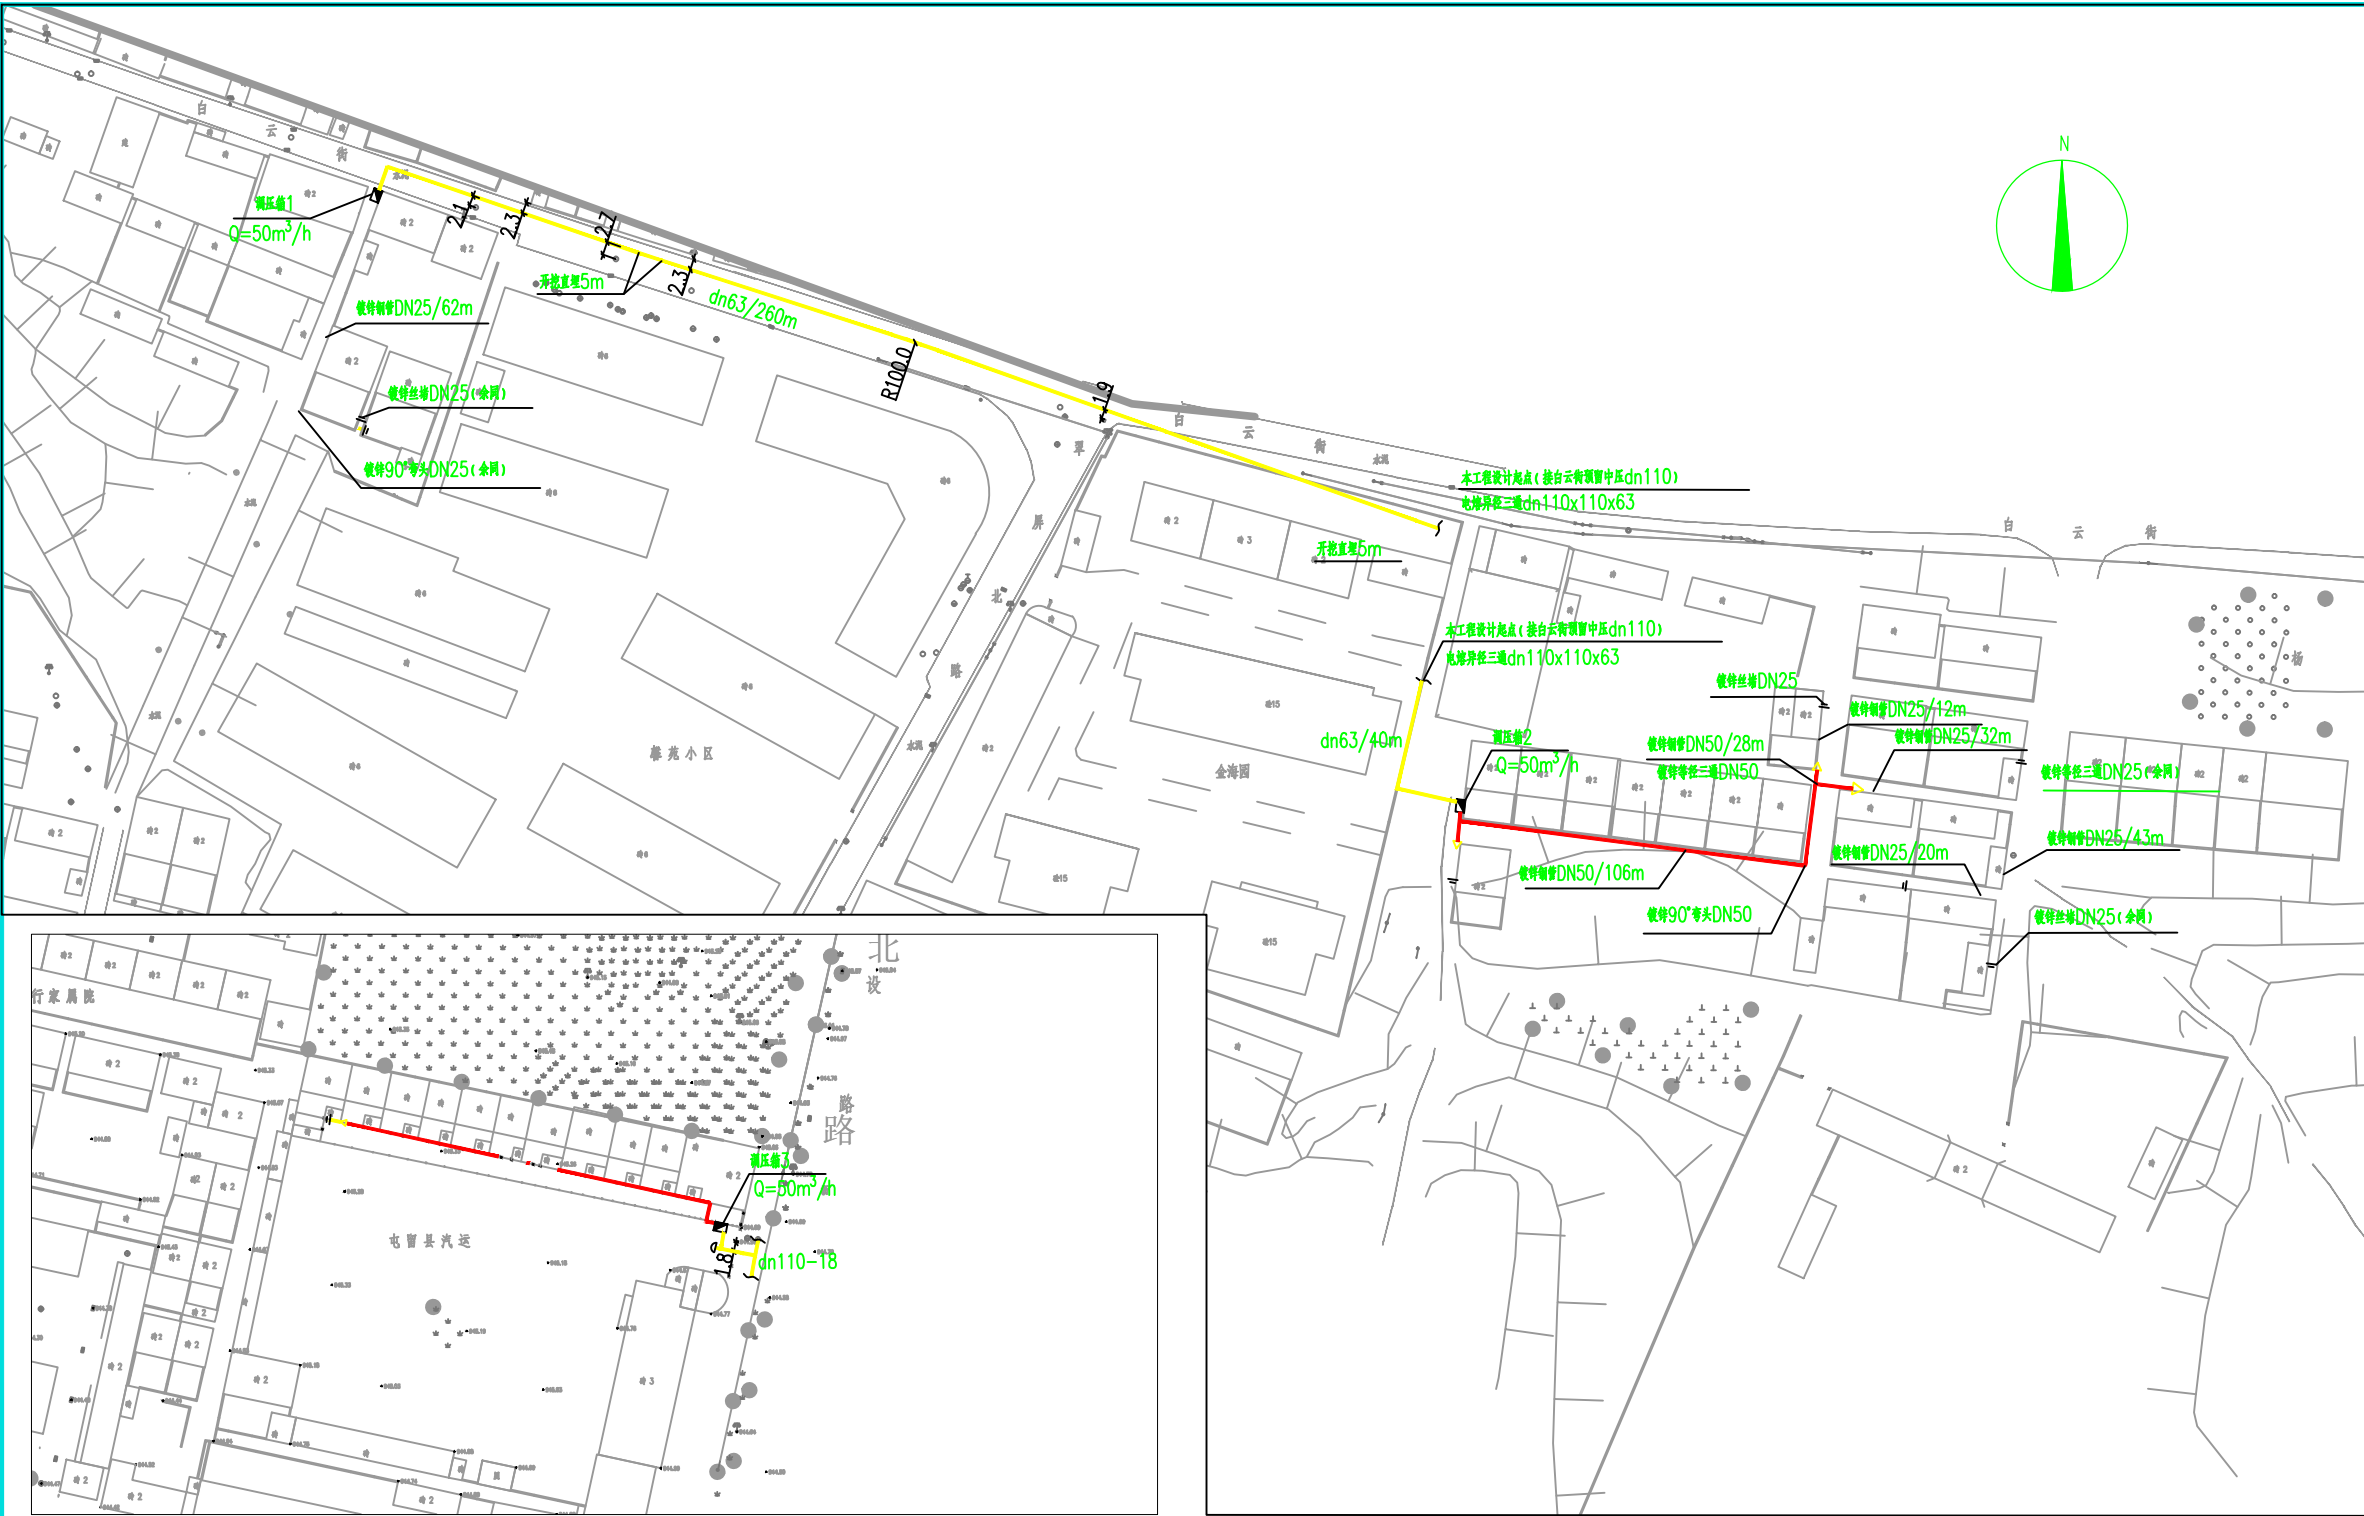

庭院燃气管道平面布置图 1:1000

- 说 明
- 本工程为电管县-以气代煤-工程庭院燃气配套工程。根据委托单位提供资料，该社区安装天然气26户；每户安装一台家用双联燃气灶(0.75Nm³/h)和一台壁挂炉(采暖面积按200m²，采暖指标按64W/m²计算)，总用气量40.04Nm³/h。
  - 图中架空管线距地均为0.1m，沿建筑物外墙的燃气管道距住宅或公共建筑物中不应设置燃气管道的房间门、窗洞口净距：中压管道不应小于0.5m，低压管道不应小于0.3m。
  - 施工及验收严格执行《城镇燃气输配工程施工及验收规范》(CJJ33-2005)中的相关要求。
  - 由于农村现场情况复杂，施工方可根据现场情况在满足规范前提下对管位进行适当调整；同时村内各家厨房相对位置不尽相同，施工单位应根据实际情况，以管道长度及走向为原则调整管位方案。
  - 其它未尽事宜，应严格按照《城镇燃气设计规范》GB50028-2006、《城镇燃气输配工程施工及验收规范》(CJJ33-2005)等现行国家相关规范、标准要求执行。

图例

序号	图例	名称
1		减压阀
2		镀锌钢管DN25
3		镀锌钢管DN50
4		埋地中压PE管道
5		镀锌钢管
6		镀锌钢管

说明

NOTE

序号

修改内容

日期

建设单位

CLIENT

项目名称

PROJECT

电管县-以气代煤-工程庭院燃气配套工程

上海燃气工程设计研究院有限公司

SHANGHAI GAS ENGINEERING DESIGN & RESEARCH CO., LTD

设计证书甲级编号A131004573

审定/日期

AUTHORIZED FOR ISSUE BY / DATE

审核/日期

PROJECT MANAGER / DATE

校核/日期

DISCIPLINE RESPONSIBLE BY / DATE

设计/日期

DESIGNED BY / DATE

制图/日期

DRAWING BY / DATE

图名

DRAWING TITLE

庭院燃气管道平面布置图

项目编号

ITEM NO. D0617207Y1

设计号

JOB NO. GX-X-525

比例

SCALE

日期

DATE 2018.01

阶段

STATUS

专业

DISCIPLINE

图号

DRAWING NO. T03-1/1

地形图号

MAP NO.